


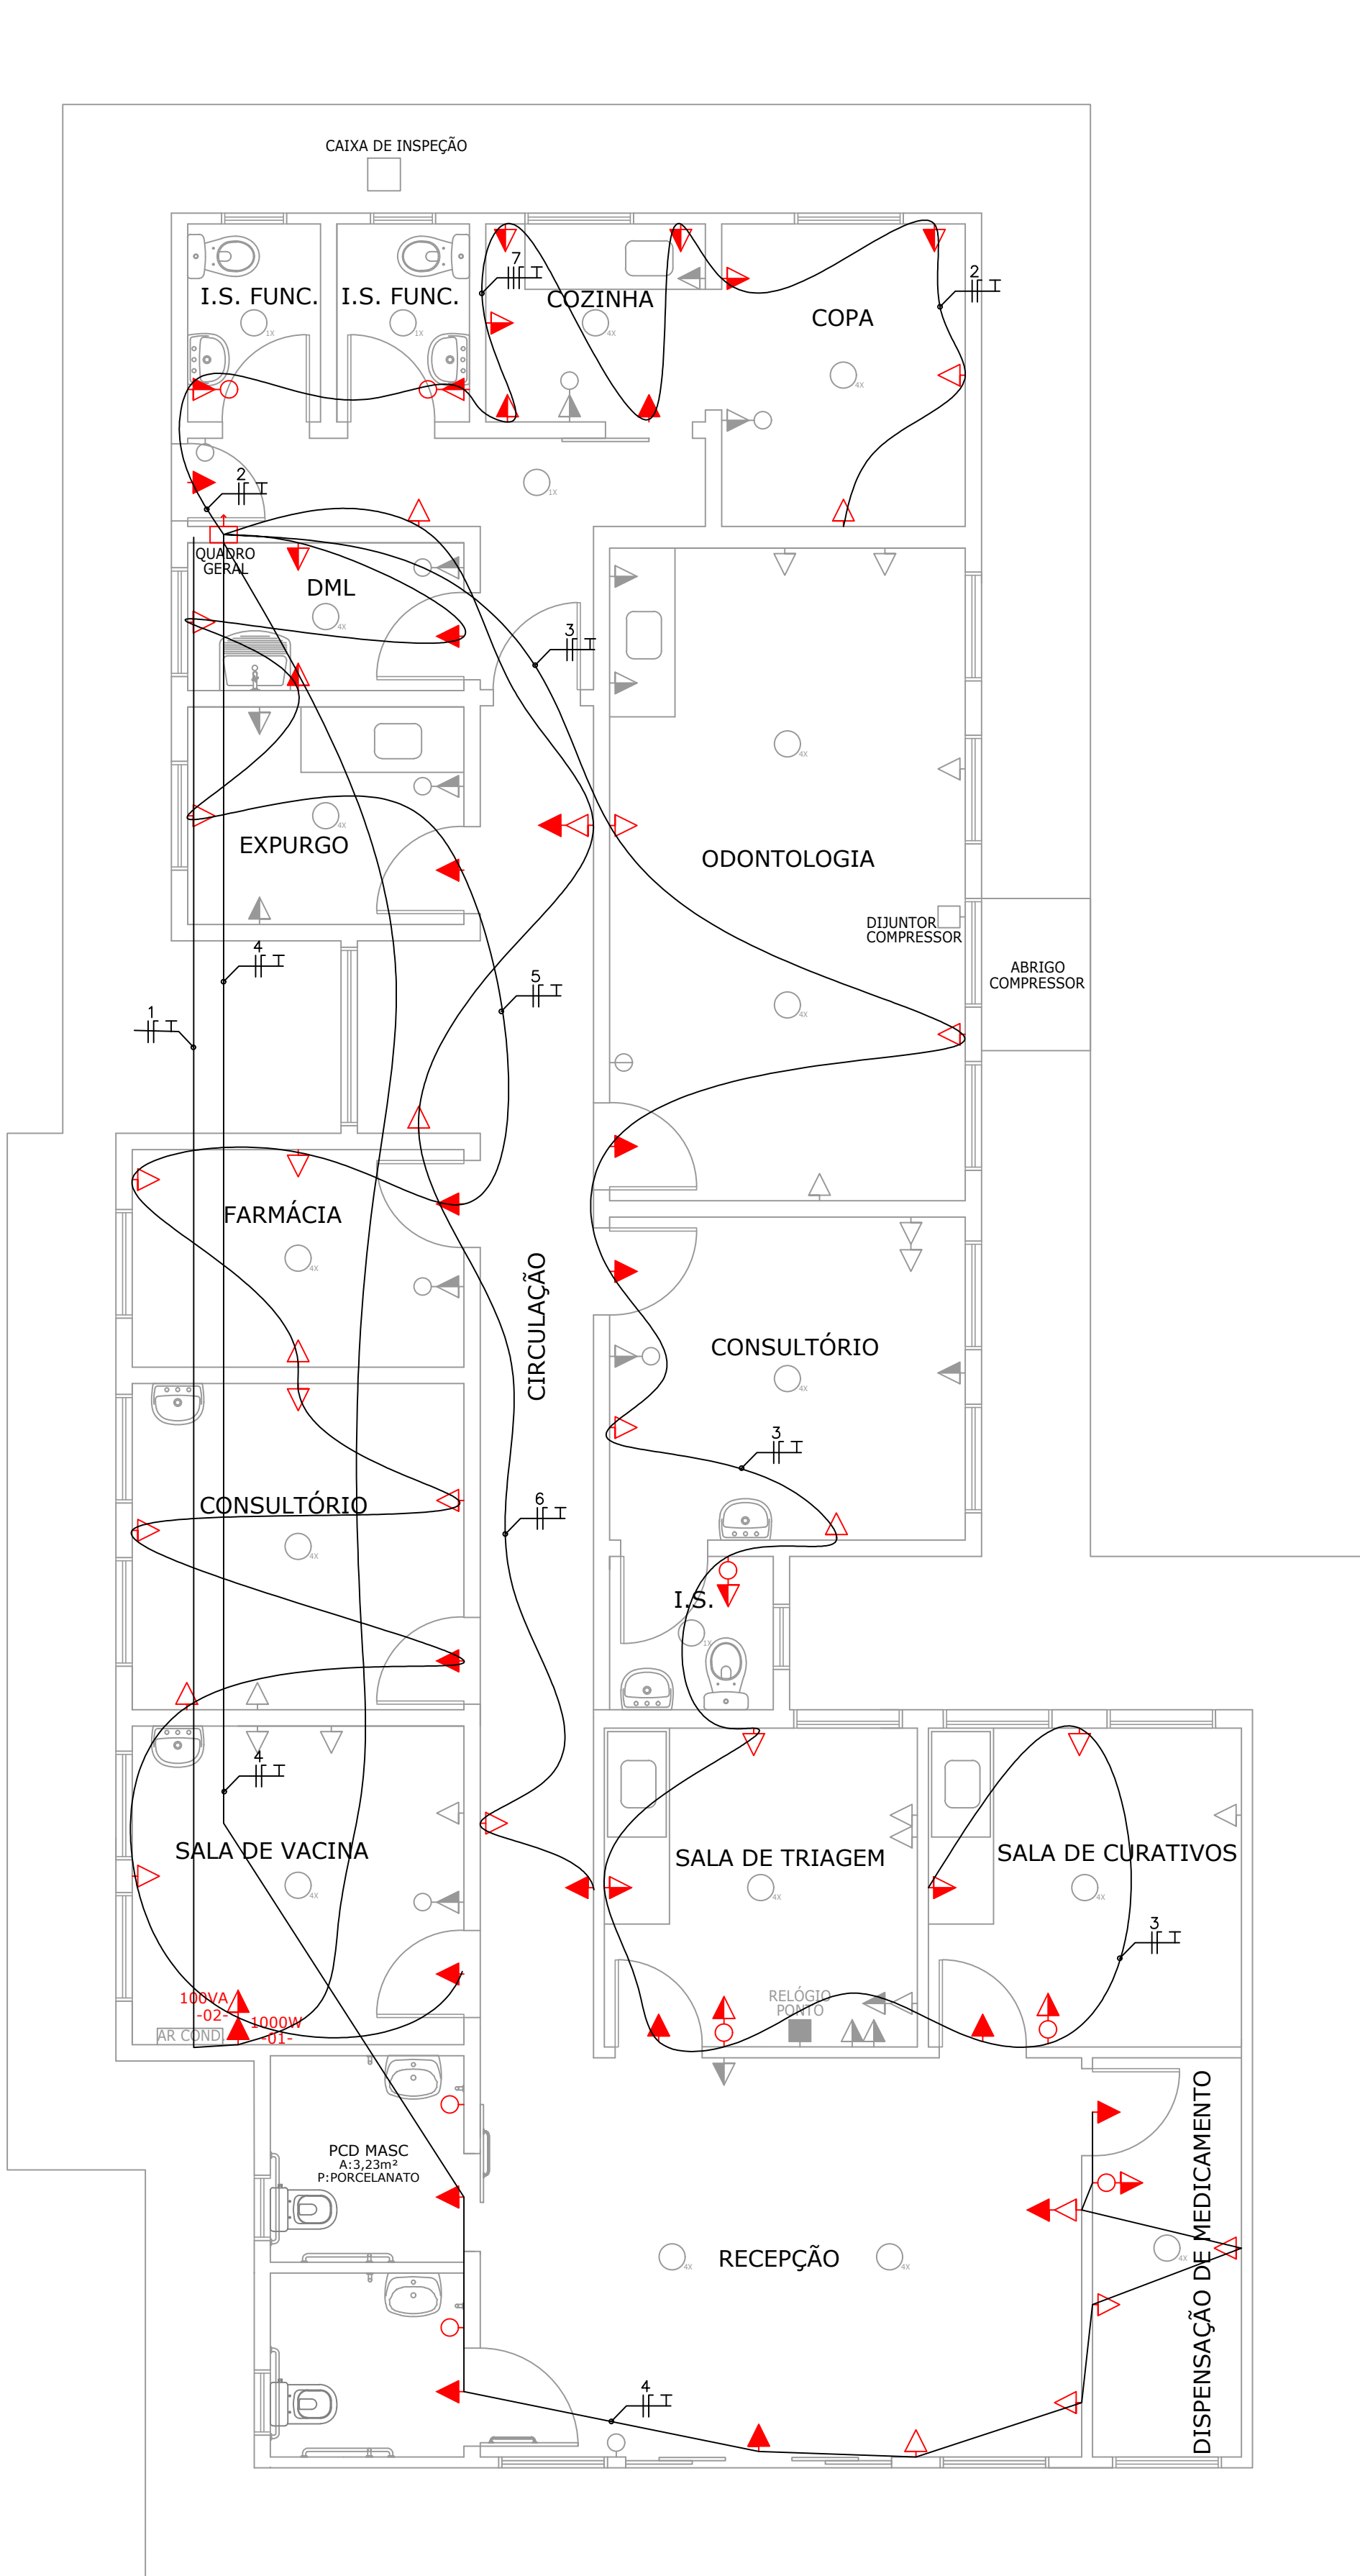

PLANTA ELÉTRICA
ESCALA 1:50

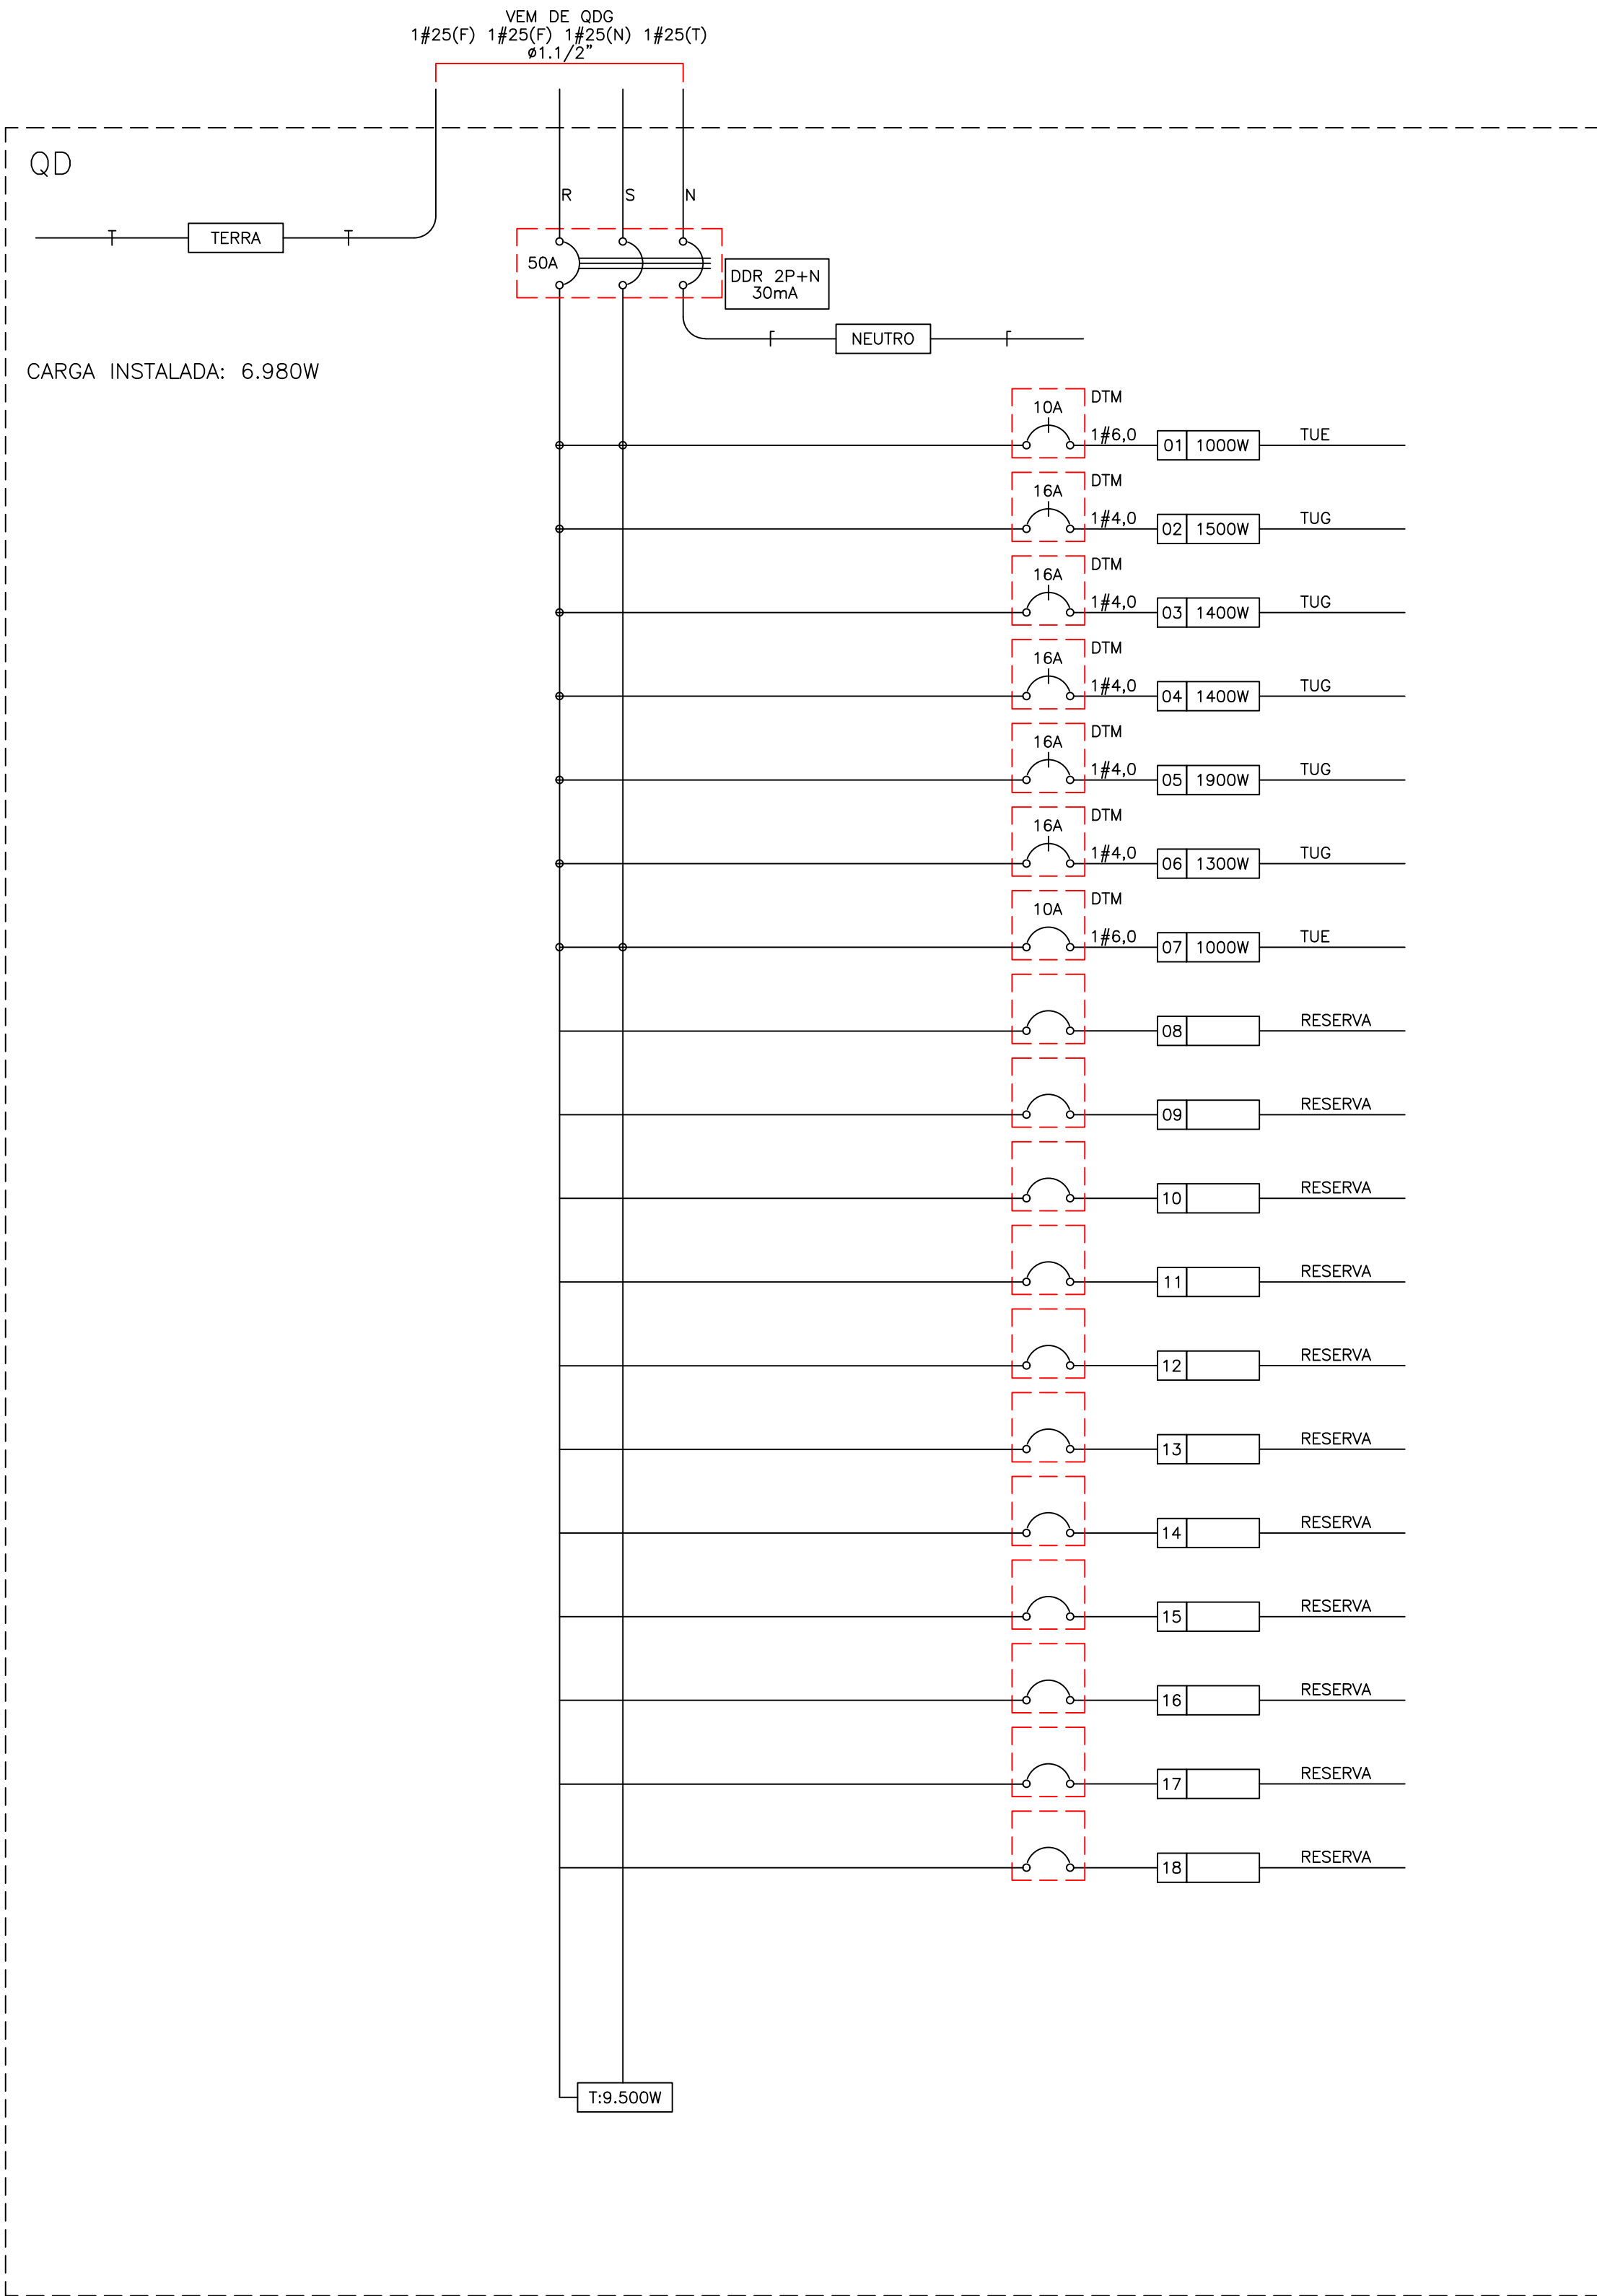


DIAGRAMA UNIFILAR - QD

QUADRO DE CARGAS - QGD

CIRCUITO	POR UNIDADE		POTÊNCIA		FATOR DE POTÊNCIA	FATOR DE DEMANDA	DEMANDA (VA)	TENSÃO (V)	CORRENTE (A)	FIO (mm2)		FASE	DISJUNTOR	CONDUTO
	DESCRIÇÃO	(w)	(VA)	FIO						R				
1	Tomada de uso especif.	1000	1000	1	0,7	700	220	10	6,0	R	S	10	1.1/4"	
2	Tomada uso geral	1500	1500	1	0,7	1050	127	16	4,0	R	S	16	1.1/4"	
3	Tomada uso geral	1400	1400	1	0,7	980	127	16	4,0	R	S	16	1.1/4"	
4	Tomada uso geral	1400	1400	1	0,7	980	127	16	4,0	R	S	16	1.1/4"	
5	Tomada uso geral	1900	1900	1	0,7	1330	127	16	4,0	R	S	16	1.1/4"	
6	Tomada uso geral	1300	1300	1	0,7	910	127	16	4,0	R	S	16	1.1/4"	
7	Tomada de uso especif.	1000	1000	1	0,7	700	220	10	6,0	R	S	16	1.1/2"	
Soma Geral		9500	9500	1	0,7	6650								

INSTALAÇÕES ELÉTRICAS

PADRÃO DE ENTRADA TRIFÁSICO 80A	1,0	UN
CABO 4,0 MM²	806,01	M
CABO 6,0 MM²	101,64	M
INTERRUPTOR 1 MÓDULO	2,0	UN
TOMADA ALTA 1 MÓDULO 10A	19,0	UN
TOMADA ALTA 1 MÓDULO 20A	1,0	UN
TOMADA MÉDIA 1 MÓDULO 20A	1,0	UN
TOMADA MÉDIA 2 MÓDULOS 10A	10,0	UN
TOMADA BAIXA 2 MÓDULOS 10A	28,00	UN
INTERRUPTOR 1 MÓDULO + TOMADA	6,00	UN
QDG PARA 18 DISJUNTORES	1,00	UN
LUMINÁRIA DE EMERGÊNCIA	15,00	UN
DISJUNTOR BIPOLAR - 10 A	2,0	UN
DISJUNTOR MONOPOLAR - 16 A	5,0	M
DISJUNTOR BIPOLAR - 50 A	1,0	UN
ELETRODUTO 1.1/2"	30,00	M
ELETRODUTO 1.1/4"	33,88	M
ELETRODUTO 3/4"	245,42	M
RASGO LINEAR EM ALVENARIA	105,60	M

PREFEITURA:

DESTINADO A PREFEITURA DE CONTENDA	
APPROVADO PROPOSTA PROTOCOLO N° 382025 DATA 22/01/2025 ASSINATURA RESPONSÁVEL PROPOSTA DIVISÃO DE OBRAS ALVARÁ N° DATA	ASSINATURA RESPONSÁVEL CONCLUSÃO DA OBRA - CVCO PROTOCOLO N° DATA ASSINATURA RESPONSÁVEL HABITE SE VIGILÂNCIA SANITÁRIA PROTOCOLO N° DATA ASSINATURA RESPONSÁVEL
FASE DE APROVAÇÃO DA OBRA	
FASE DE CONCLUSÃO DA OBRA	
 GOVERNO DO ESTADO DO PARANÁ SEIL - SECRETARIA DE INFRAESTRUTURA E LOGÍSTICA PARANÁ EDIFICAÇÕES GERÊNCIA DE PROJETOS	
PROPRIETÁRIO: GOVERNO DO ESTADO DO PARANÁ OBRA: REFORMA DA UNIDADE BÁSICA DE SAÚDE DE SERRINHA LOCAL: AVENIDA JOSÉ MOSSON, SIN°	MUNICÍPIO: CONTENDA-PR TIPO: AMPLIAÇÃO E REFORMA
AUTOR DO PROJETO / REGISTRO PROF: DAIANA P S LEITE/ CREA-PR: 184.547/D PROJETO: PLANTA DE ELÉTRICA	
PREFEITURA MUNICIPAL DE CONTENDA/ CNPJ: 76.105.519/0001-04 REFERÊNCIA:	
RESPONSÁVEL TÉCNICO / REGISTRO:	
PREFEITURA MUNICIPAL DE CONTENDA CNPJ: 76.105.519/0001-04 AVENIDA JOÃO FRANCO, N° 400 CEP: 83730-000 E-MAIL: engenharia.contenda@gmail.com TELEFONE: (041) 3625-1212	DESENHO: DATA: NOVEMBRO/2024 ESCALA DO DESENHO: INDICADA ARQUIVO: UBS SERRINHA

ÚNICA