



PLANTA BAIXA TÉRREO  
ESCALA 1:75

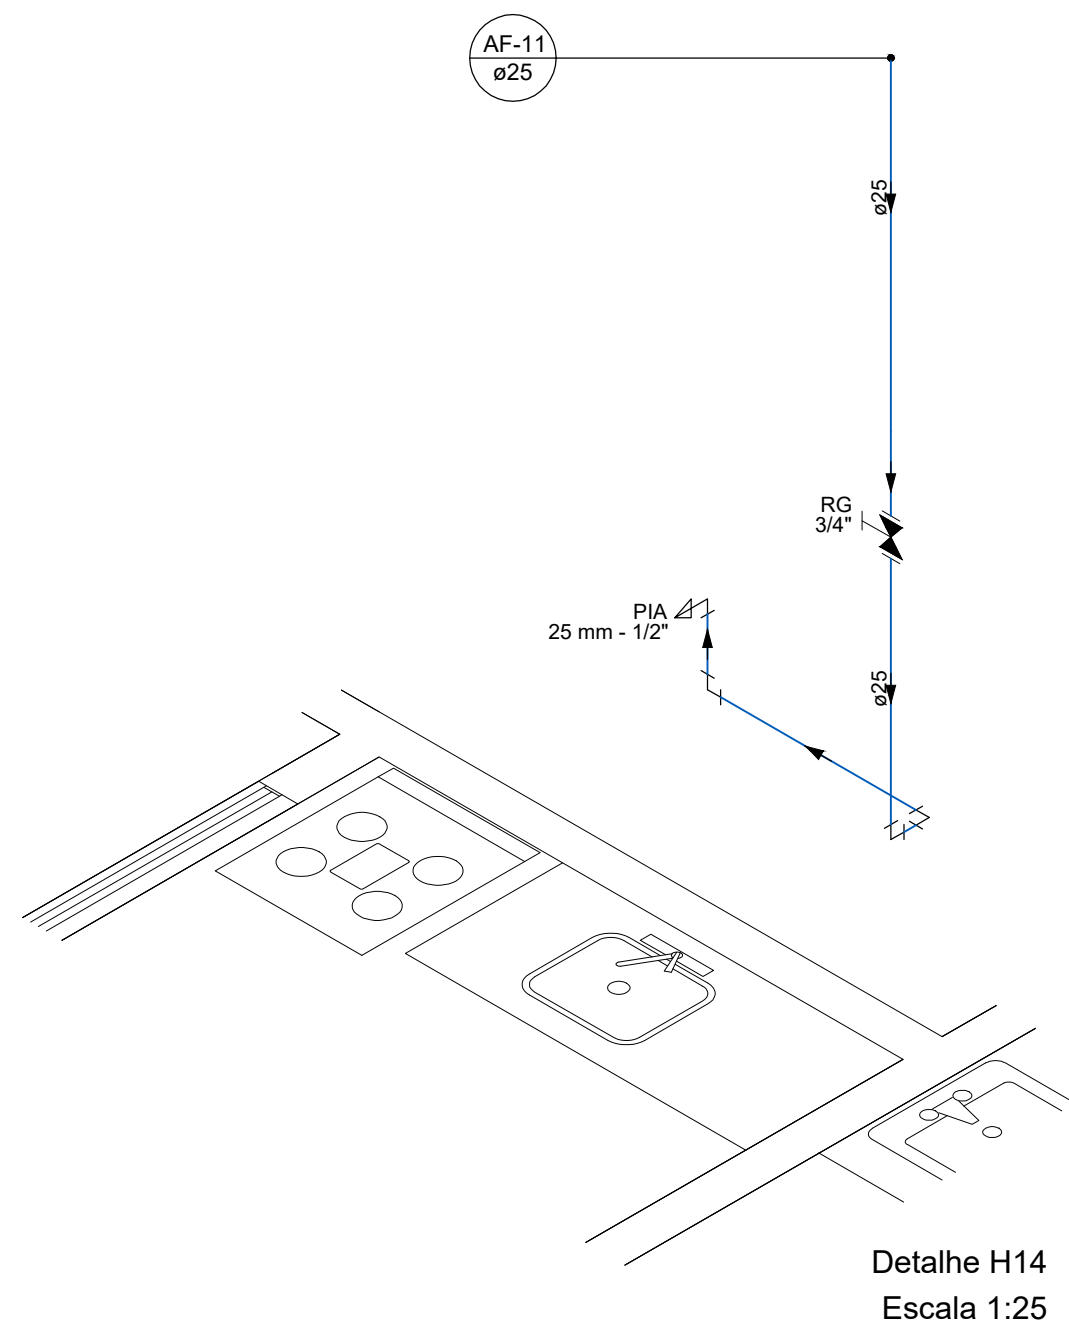

Detalhe H14  
Escala 1:25


Lista de Materiais	
Água fria	
Aparelho	
Torneira de Pia de Cozinha	1 pc
Torneira de lavatório	1 pc
Vaso Sanitário c/ cx. acoplada	1 pc
Metais	
Registro de gaveta c/ canopla cromada	1 pc
PVC Acessórios	
Engate flexível plástico	1 pc
Engate flexível plástico	1 pc
PVC rígido soldável	
Adapt sold curto c/bolsa-rosca p registro	2 pc
25 mm - 3/4"	2 pc
Curva 90 soldável	6 pc
25 mm	5.19 m
PVC soldável azul c/ bucha latão	
Joelho de redução 90° soldável com bucha de latão	2 pc
25 mm - 1/2"	

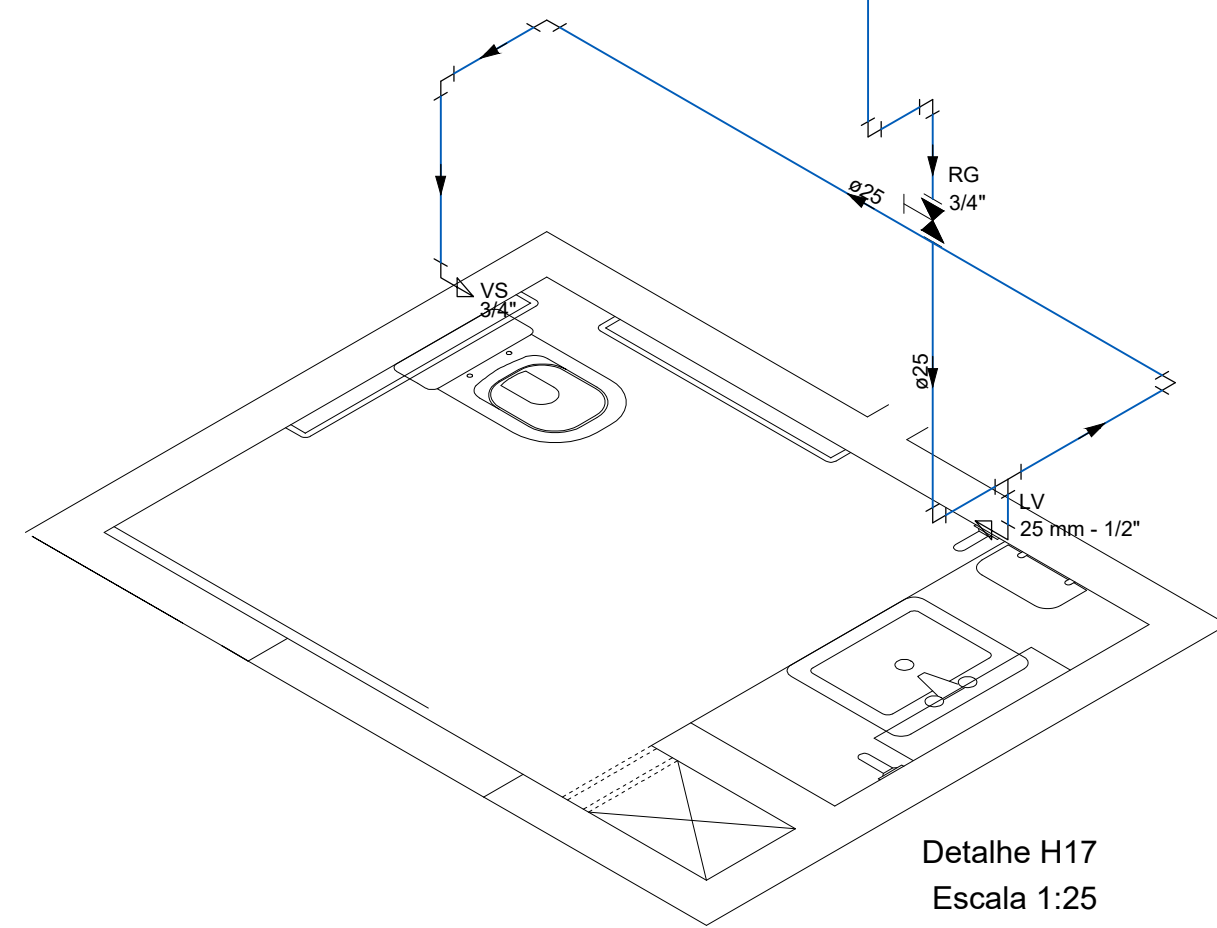


Detalhe H17  
Escala 1:25

Lista de Materiais	
Água fria	
Aparelho	
Torneira de lavatório	1 pc
25 mm - 1/2"	1 pc
Vaso Sanitário c/ cx. acoplada	1 pc
Metais	
Registro de gaveta c/ canopla cromada	1 pc
PVC Acessórios	
Engate flexível cobre cromado com canopla	1 pc
1/2 - 30cm	1 pc
Engate flexível plástico	1 pc
1/2 - 30cm	1 pc
PVC misto soldável	
Joelho de redução soldável c/ rosca	1 pc
25 mm - 1/2"	1 pc
PVC rígido soldável	
Adapt sold curto c/bolsa-rosca p registro	2 pc
25 mm - 3/4"	2 pc
Curva 90 soldável	6 pc
25 mm	7.32 m
Tubo	7.32 m
Tê 90 soldável	1 pc
25 mm	1 pc
PVC soldável azul c/ bucha latão	
Joelho de redução 90° soldável com bucha de latão	1 pc
25 mm - 1/2"	1 pc

Lista de Materiais	
Água fria	
Aparelho	
Máquina de Lavar Roupa	1 pc
25mm x 3/4"	1 pc
Torneira de Tanque de Lavar	1 pc
25mmx 3/4"	1 pc
Metais	
Registro de gaveta c/ canopla cromada	1 pc
PVC rígido soldável	
Adapt sold curto c/bolsa-rosca p registro	2 pc
25 mm - 3/4"	2 pc
Curva 90 soldável	4 pc
25 mm	4.05 m
Tubo	4.05 m
Tê 90 soldável	1 pc
25 mm	1 pc
PVC soldável azul c/ bucha latão	
Joelho 90° soldável com bucha de latão	2 pc
25 mm - 3/4"	2 pc

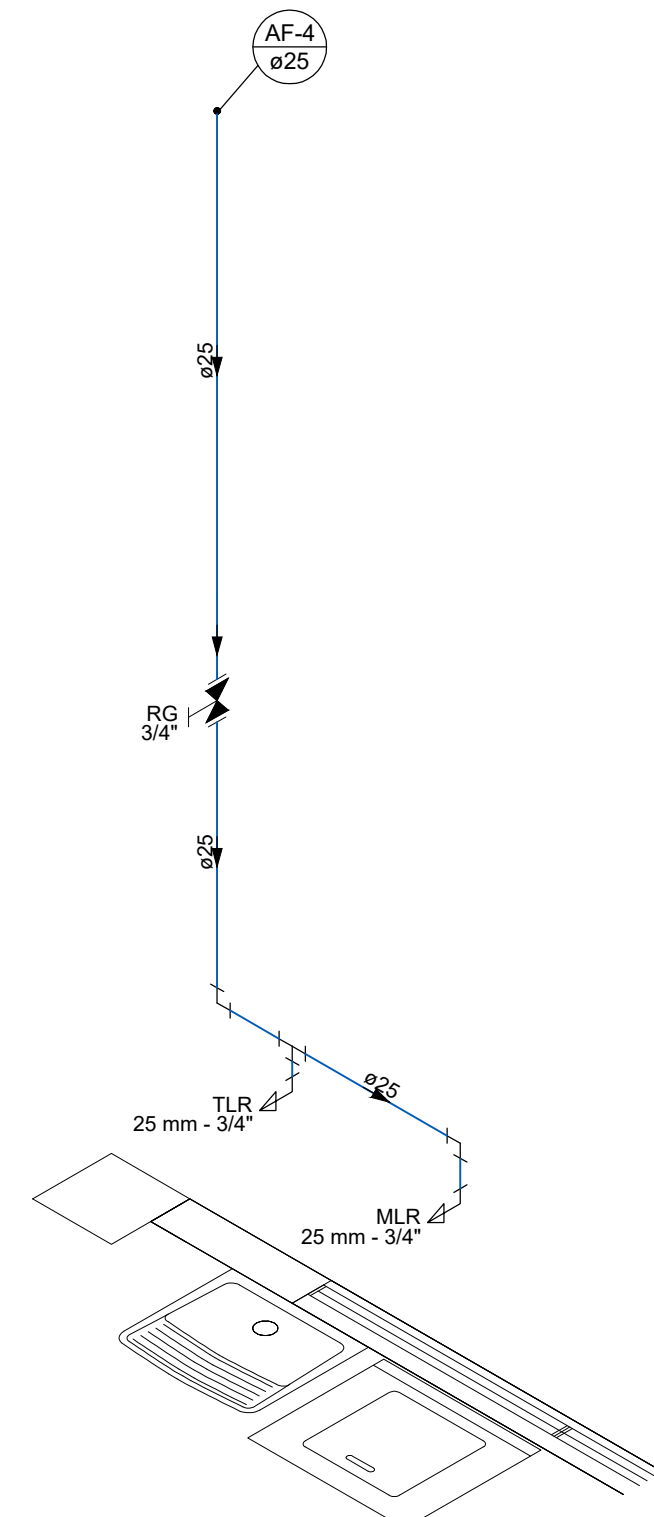


Detalhe H13  
Escala 1:25

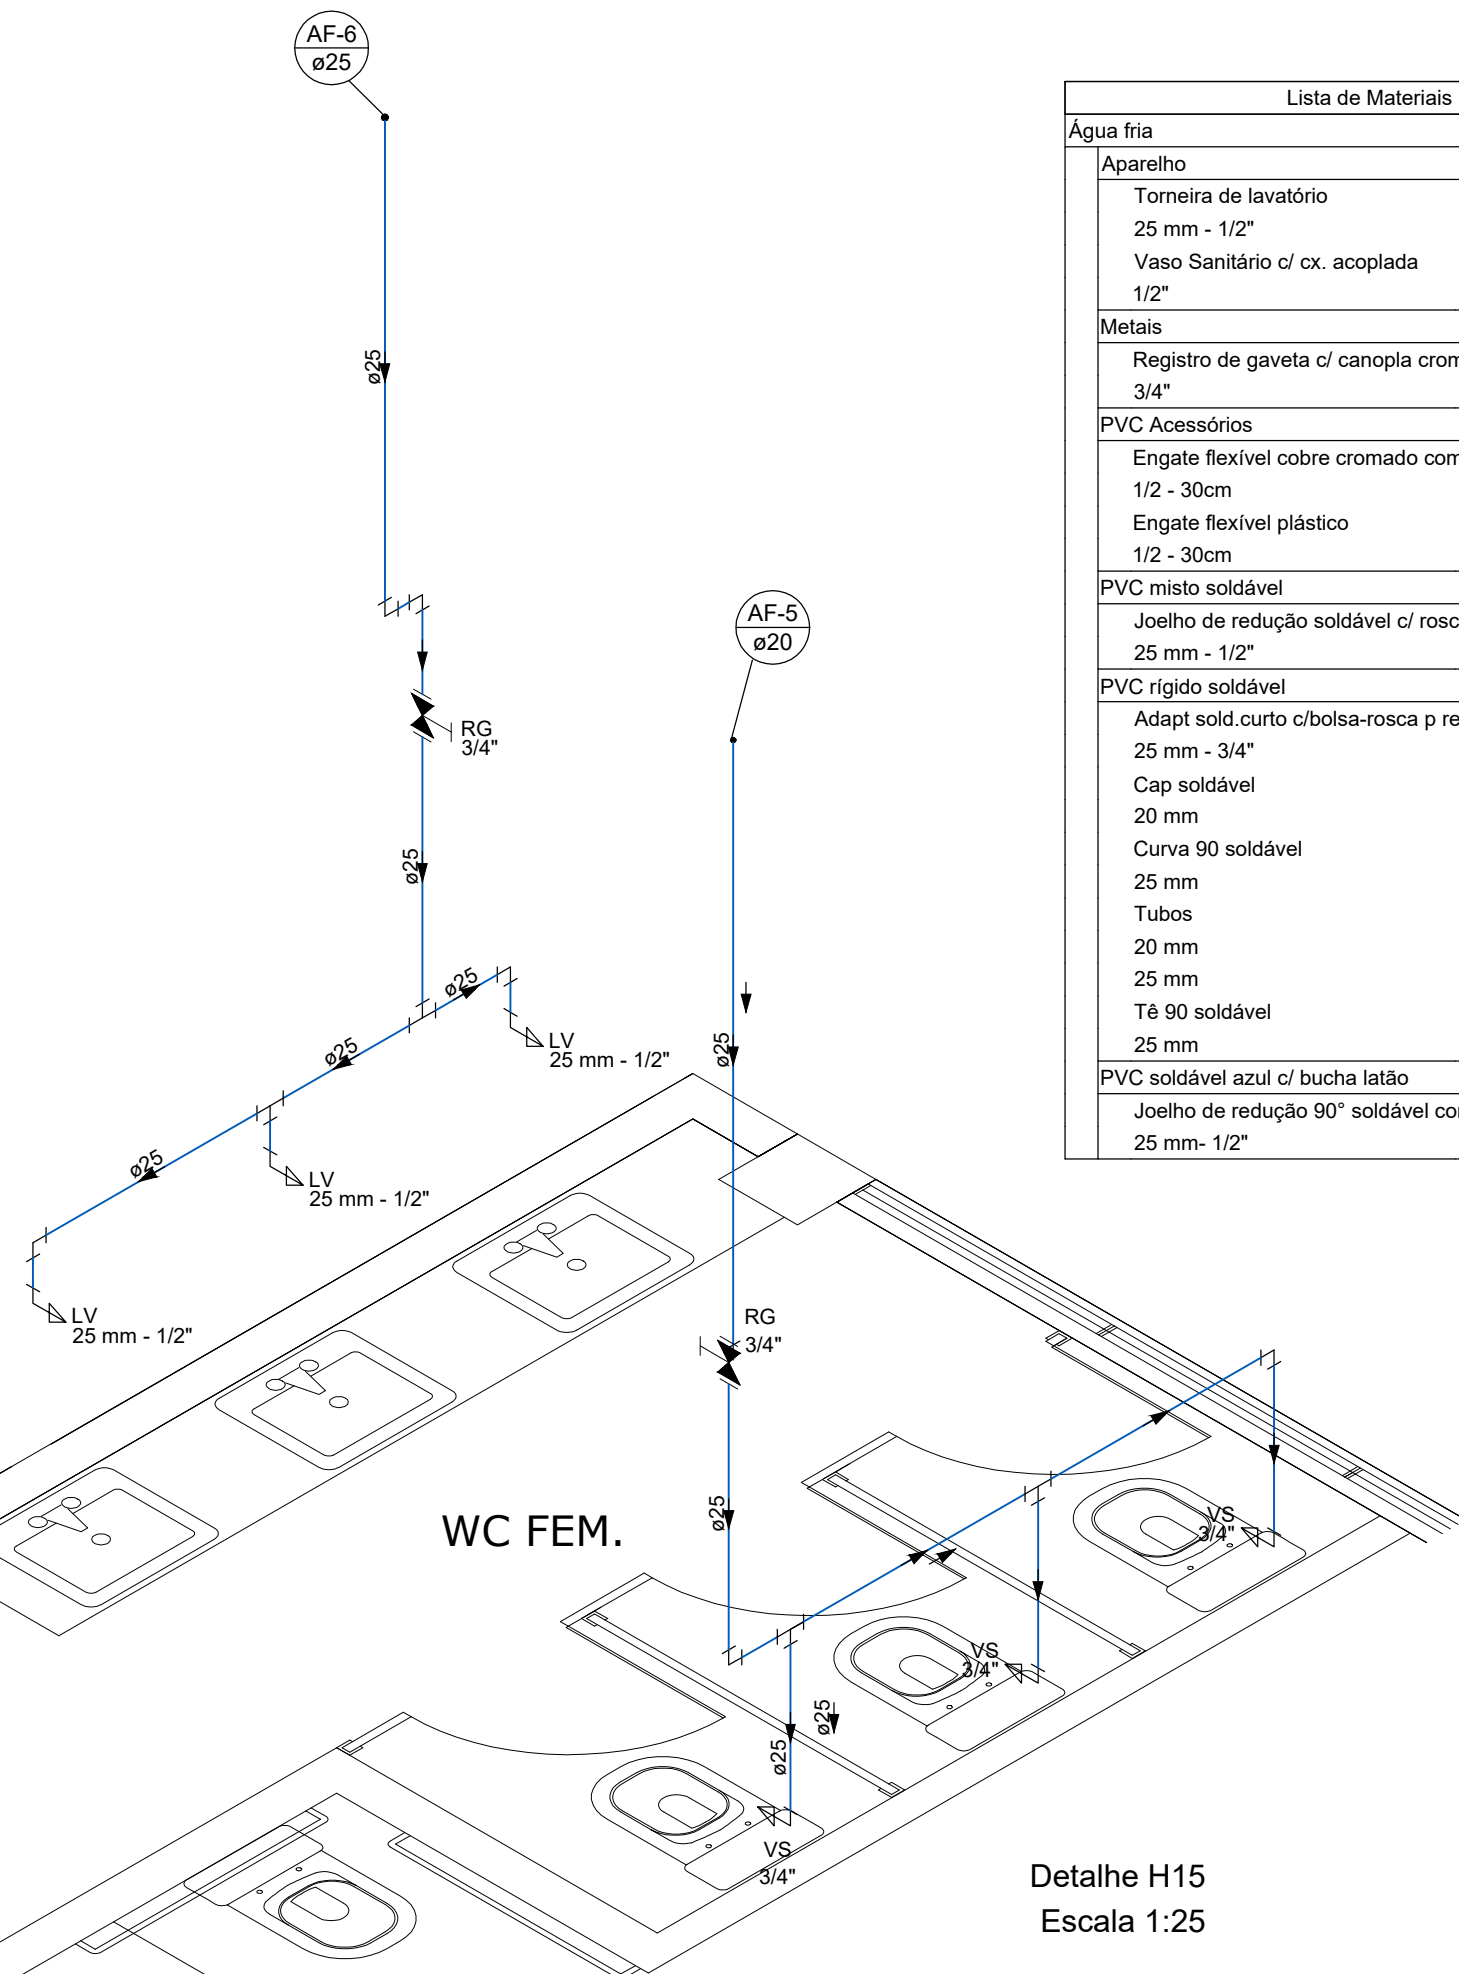

Detalhe H15  
Escala 1:25

Lista de Materiais	
Água fria	
Aparelho	
Torneira de lavatório	3 pc
25 mm - 1/2"	4 pc
Vaso Sanitário c/ cx. acoplada	7 pc
1/2"	7 pc
Metais	
Registro de gaveta c/ canopla cromada	4 pc
3/4"	4 pc
PVC Acessórios	
Engate flexível cobre cromado com canopla	7 pc
1/2 - 30cm	7 pc
Engate flexível plástico	3 pc
1/2 - 30cm	3 pc
PVC misto soldável	
Joelho de redução soldável c/ rosca	7 pc
25 mm - 1/2"	7 pc
PVC rígido soldável	
Adapt sold curto c/bolsa-rosca p registro	8 pc
25 mm - 3/4"	8 pc
Cap soldável	1 pc
20 mm	1 pc
Curva 90 soldável	16 pc
25 mm	16 pc
Tubos	2.05 m
20 mm	2.05 m
25 mm	23.7 m
Tê 90 soldável	6 pc
25 mm	6 pc
PVC soldável azul c/ bucha latão	
Joelho de redução 90° soldável com bucha de latão	3 pc
25 mm - 1/2"	3 pc

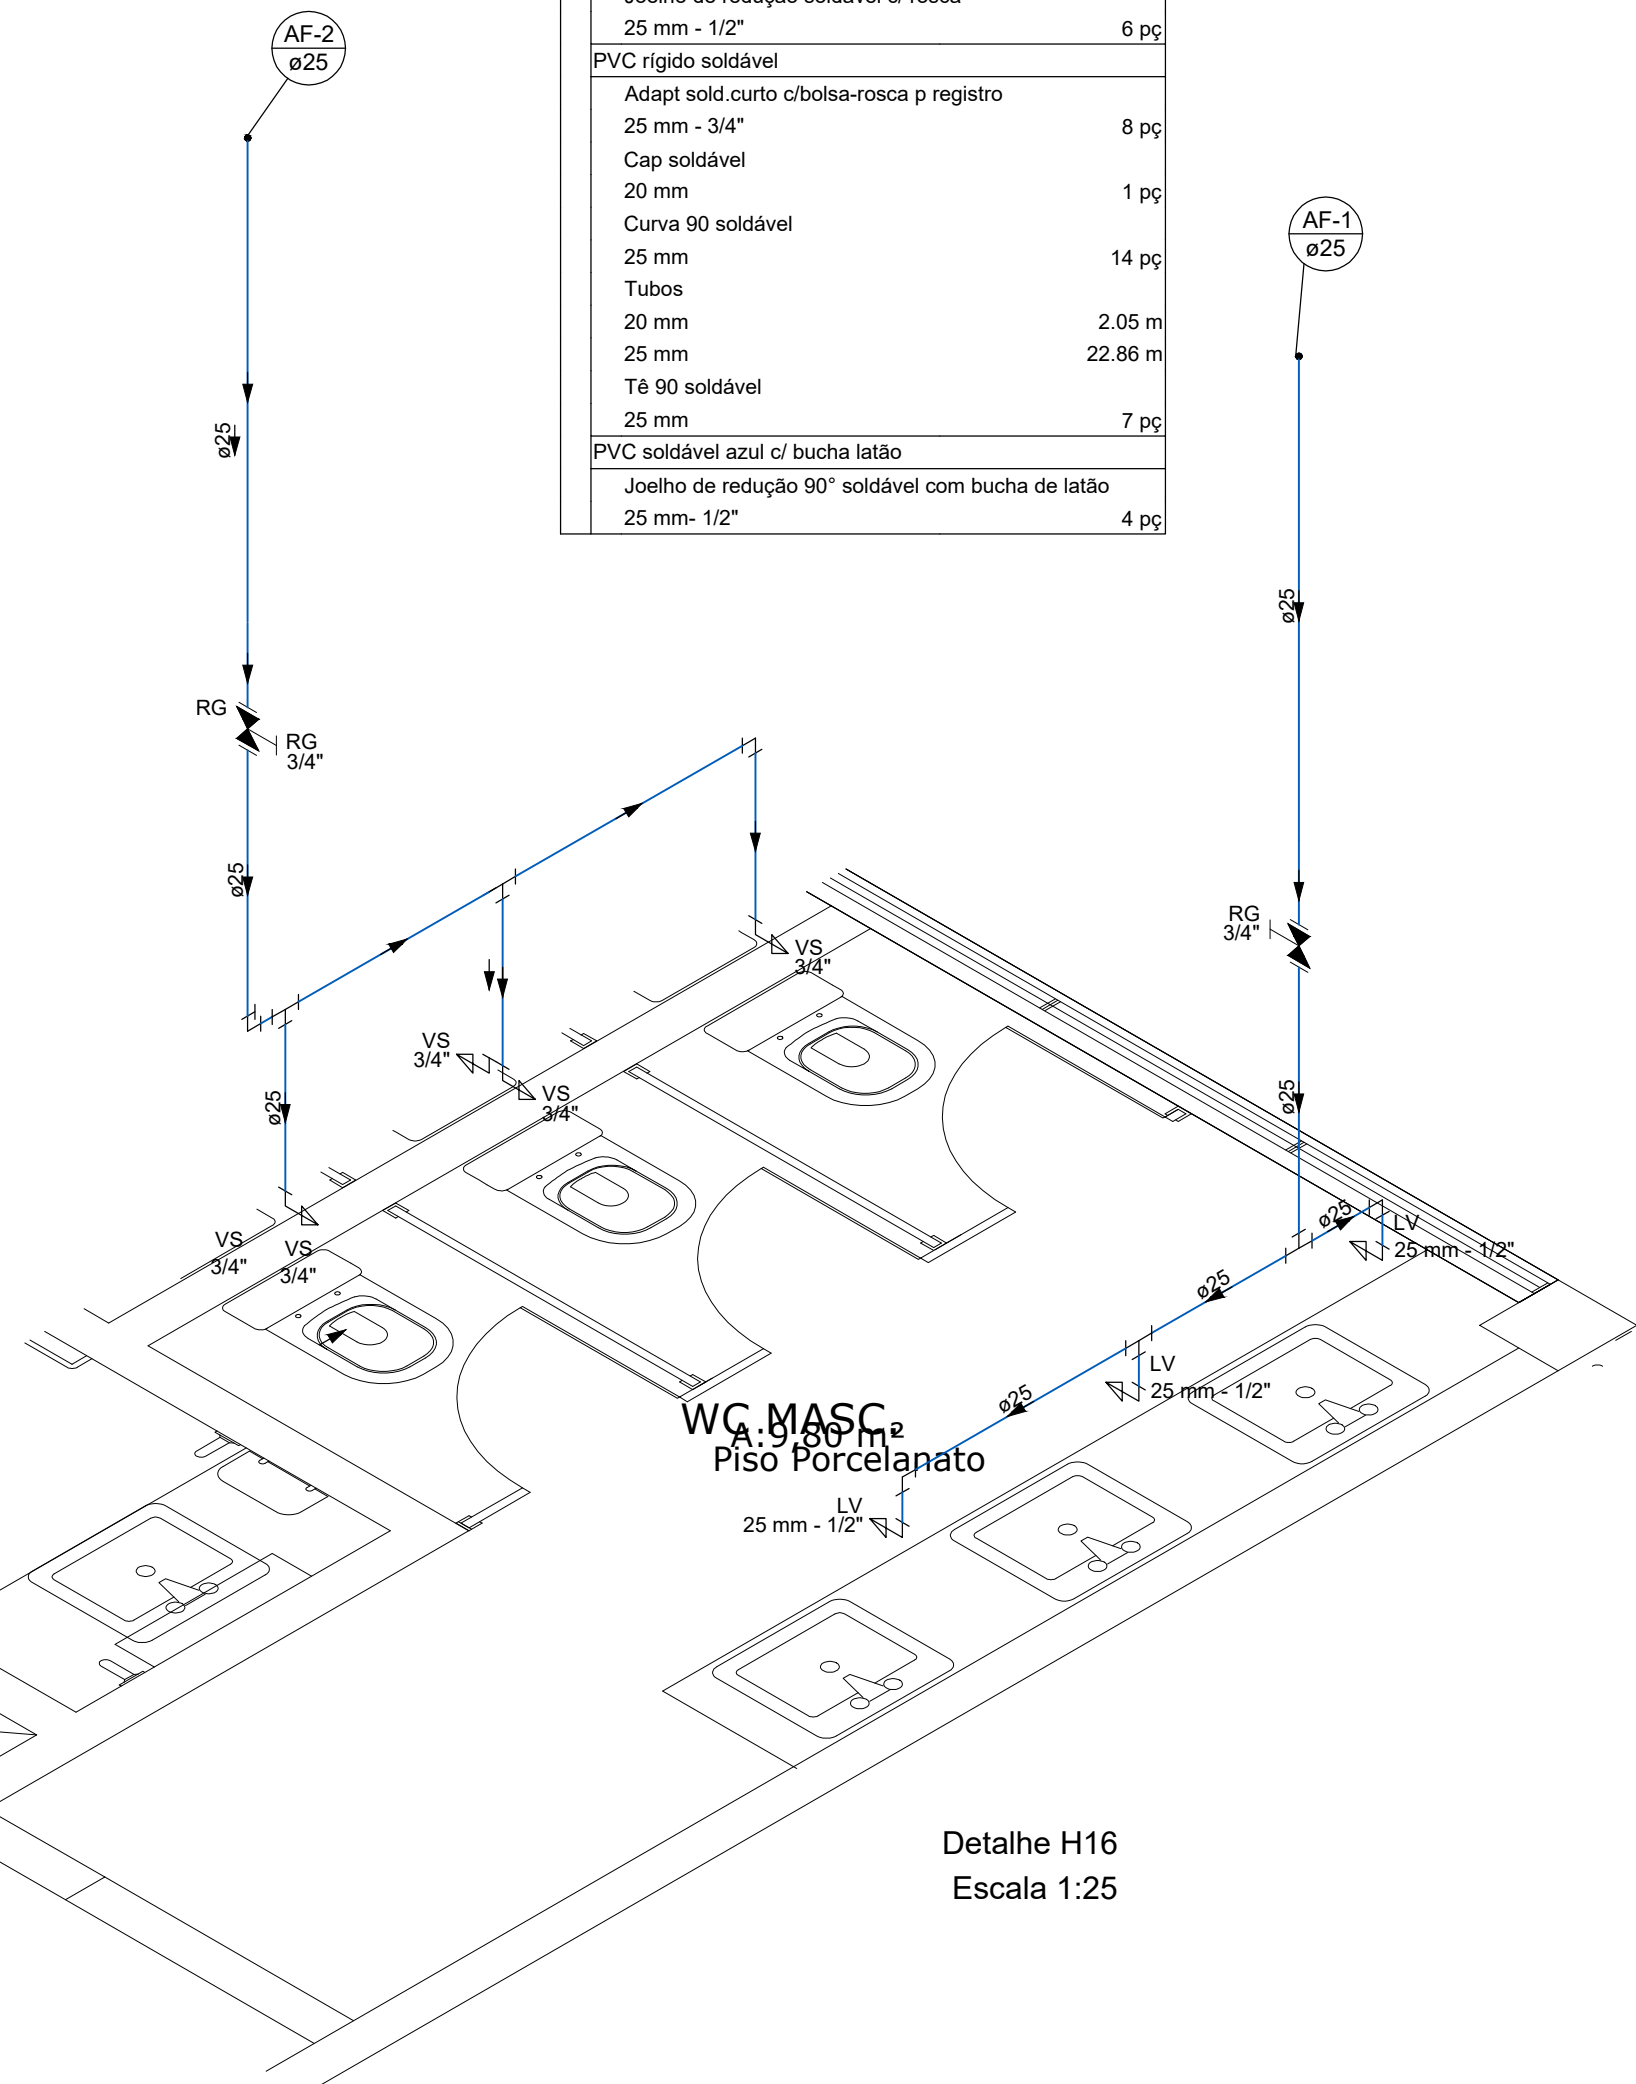

Detalhe H16  
Escala 1:25

Lista de Materiais	
Água fria	
Aparelho	
Torneira de lavatório	4 pc
25 mm - 1/2"	4 pc
Vaso Sanitário c/ cx. acoplada	6 pc
1/2"	6 pc
Metais	
Registro de gaveta c/ canopla cromada	4 pc
3/4"	4 pc
PVC Acessórios	
Engate flexível cobre cromado com canopla	6 pc
1/2 - 30cm	6 pc
Engate flexível plástico	4 pc
1/2 - 30cm	4 pc
PVC misto soldável	
Joelho de redução soldável c/ rosca	6 pc
25 mm - 1/2"	6 pc
PVC rígido soldável	
Adapt sold curto c/bolsa-rosca p registro	8 pc
25 mm - 3/4"	8 pc
Cap soldável	1 pc
20 mm	1 pc
Curva 90 soldável	14 pc
25 mm	14 pc
Tubos	2.05 m
20 mm	2.05 m
25 mm	22.88 m
Tê 90 soldável	7 pc
25 mm	7 pc
PVC soldável azul c/ bucha latão	
Joelho de redução 90° soldável com bucha de latão	4 pc
25 mm - 1/2"	4 pc

		NOVA SEDE PREFEITURA MUNICIPAL DE CONTENDA	
PROPRIETÁRIO		ASSINATURA:	
PREFEITURA MUNICIPAL DE CONTENDA		REFERÊNCIA	
PROJETO HIDRÁULICO		PLANTA BAIXA PAVIMENTO TÉRREO	
DETALHES		ESCALA: 1/75	
RESPONSÁVEL PROJETO		ASSINATURA	
ENG. FÁBIO JONES MORGENSTERN - CREA 155.413/D-PR		DATA: 13/12/2019	
RESPONSÁVEL TÉCNICO		ARQUIVO: HIDRO	
ENG. FÁBIO JONES MORGENSTERN - CREA 155.413/D-PR		PRANCHA:	
		01 /04	