


PLANTA BAIXA TÉRREO
ESCALA 1:75


| Lista de Materiais | |
|---------------------------------------|---------|
| Esgoto | |
| Caixas de Passagem | |
| Caixa de gordura PVC | 2 pc |
| CG 30 cm | |
| Caixa de inspeção esgoto simples | 3 pc |
| CE- 60x60 cm | |
| PVC Acessórios | |
| Caixa sifonada | 4 pc |
| 150x150x50 | |
| Sifão de copo p/ pia e lavatório | 7 pc |
| 1" - 1.1/2" | |
| 1" - 2" | 1 pc |
| Sifão flexível c/ Adaptador | 1 pc |
| 1.1/2" - 1.1/2" | |
| Válvula p/ lavatório e tanque | 7 pc |
| 1" | |
| Válvula p/ pia | 1 pc |
| 1" | |
| Válvula p/ tanque | 1 pc |
| 1.1/2" | |
| PVC Esgoto | |
| Curva 45 curta Amanco | 10 pc |
| 100 mm | |
| Curva 45 longa | 8 pc |
| 50 mm | |
| Curva 45 longa Amanco | 6 pc |
| 40 mm | |
| Curva 90 curta | 13 pc |
| 100 mm | |
| 40 mm | 8 pc |
| Joelho 90 | 10 pc |
| 50 mm | 1 pc |
| 75 mm | |
| Joelho 90 c/anel p/ esgoto secundário | 8 pc |
| 40 mm - 1.1/2" | |
| Junção simples | 3 pc |
| 100 mm - 50 mm | |
| 100 mm - 100 mm | 10 pc |
| 40 mm x 40 mm | 2 pc |
| 50 mm - 50 mm | 1 pc |
| Luva simples | 26 pc |
| 100 mm | |
| 50 mm | 2 pc |
| Tubo rígido c/ ponta lisa | 44.7 m |
| 100 mm - 4" | |
| 40 mm | 11.85 m |
| 50 mm - 2" | 9.87 m |
| Tê sanitário | |
| 100 mm - 50 mm | 3 pc |
| 100 mm - 75 mm | 1 pc |
| 50 mm - 50 mm | 3 pc |
| Ventilação | |
| PVC Esgoto | |
| Curva 90 curta | 4 pc |
| 50 mm | |
| Tubo rígido c/ ponta lisa | 3.17 m |
| 50 mm - 2" | |
| 75 mm - 3" | 0.68 m |
| Tê sanitário | |
| 75 mm - 75 mm | 1 pc |

| Legenda detalhada | |
|---|-----------------|
| Caixa Sifonada | |
| PVC Acessórios | |
| Caixa sifonada | 150x150x50 |
| Caixa de Inspeção Esgoto Simples | |
| Caixa de passagem | |
| Caixa de inspeção esgoto simples | CE- 60x60 cm |
| Caixas de Gordura | |
| Caixas de Passagem | |
| Caixa de gordura PVC | CG 30 cm |
| PVC Esgoto | |
| Curva 45 longa para Esgoto Sanitário | 45 mm |
| Curva 45 longa Amanco | 40 mm |
| PVC Esgoto | |
| Curva 45 curta Amanco | 100 mm |
| Curva 90 curta-columa | 100 mm |
| PVC Esgoto | |
| Curva 90 curta | 100 mm |
| Junção simples | |
| PVC Esgoto | |
| Junção simples | 100 mm - 100 mm |
| Lavatório Residencial com sifão | |
| PVC Acessórios | |
| Sifão de copo p/ pia e lavatório | 1" - 1.1/2" |
| Válvula p/ lavatório e tanque | 1" |
| PVC Esgoto | |
| Curva 90 curta | 40 mm |
| Joelho 90 c/anel p/ esgoto secundário | 40 mm - 1.1/2" |
| Tubo rígido c/ ponta lisa | 40 mm |
| Máquina de Lavar Roupas DN 50mm | |
| PVC Esgoto | |
| Joelho 90 | 50 mm |
| Tubo rígido c/ ponta lisa | 50 mm - 2" |
| Pia de Cozinha Residencial com Sifão 50mm | |
| PVC Acessórios | |
| Sifão de copo p/ pia e lavatório | 1" - 2" |
| Válvula p/ pia | 1" |
| PVC Esgoto | |
| Joelho 90 | 50 mm |
| Tubo rígido c/ ponta lisa | 50 mm - 2" |
| Ramais de Ventilação | |
| PVC Esgoto | |
| Joelho 90 | 50 mm |
| Tê sanitário | 50 mm - 50 mm |
| Tanque de Lavar Roupas DN 40mm | |
| PVC Acessórios | |
| Sifão flexível c/ Adaptador | 1.1/2" - 1.1/2" |
| Válvula p/ tanque | 1.1/2" |
| PVC Esgoto | |
| Curva 90 curta | 40 mm |
| Joelho 90 c/anel p/ esgoto secundário | 40 mm - 1.1/2" |
| Tubo rígido c/ ponta lisa | 40 mm |
| Tê sanitário- superior | |
| PVC Esgoto | |
| Tê sanitário | 75 mm - 75 mm |
| Vaso Sanitário c/ curva 90" | |
| PVC Esgoto | |
| Curva 90 curta | 100 mm |

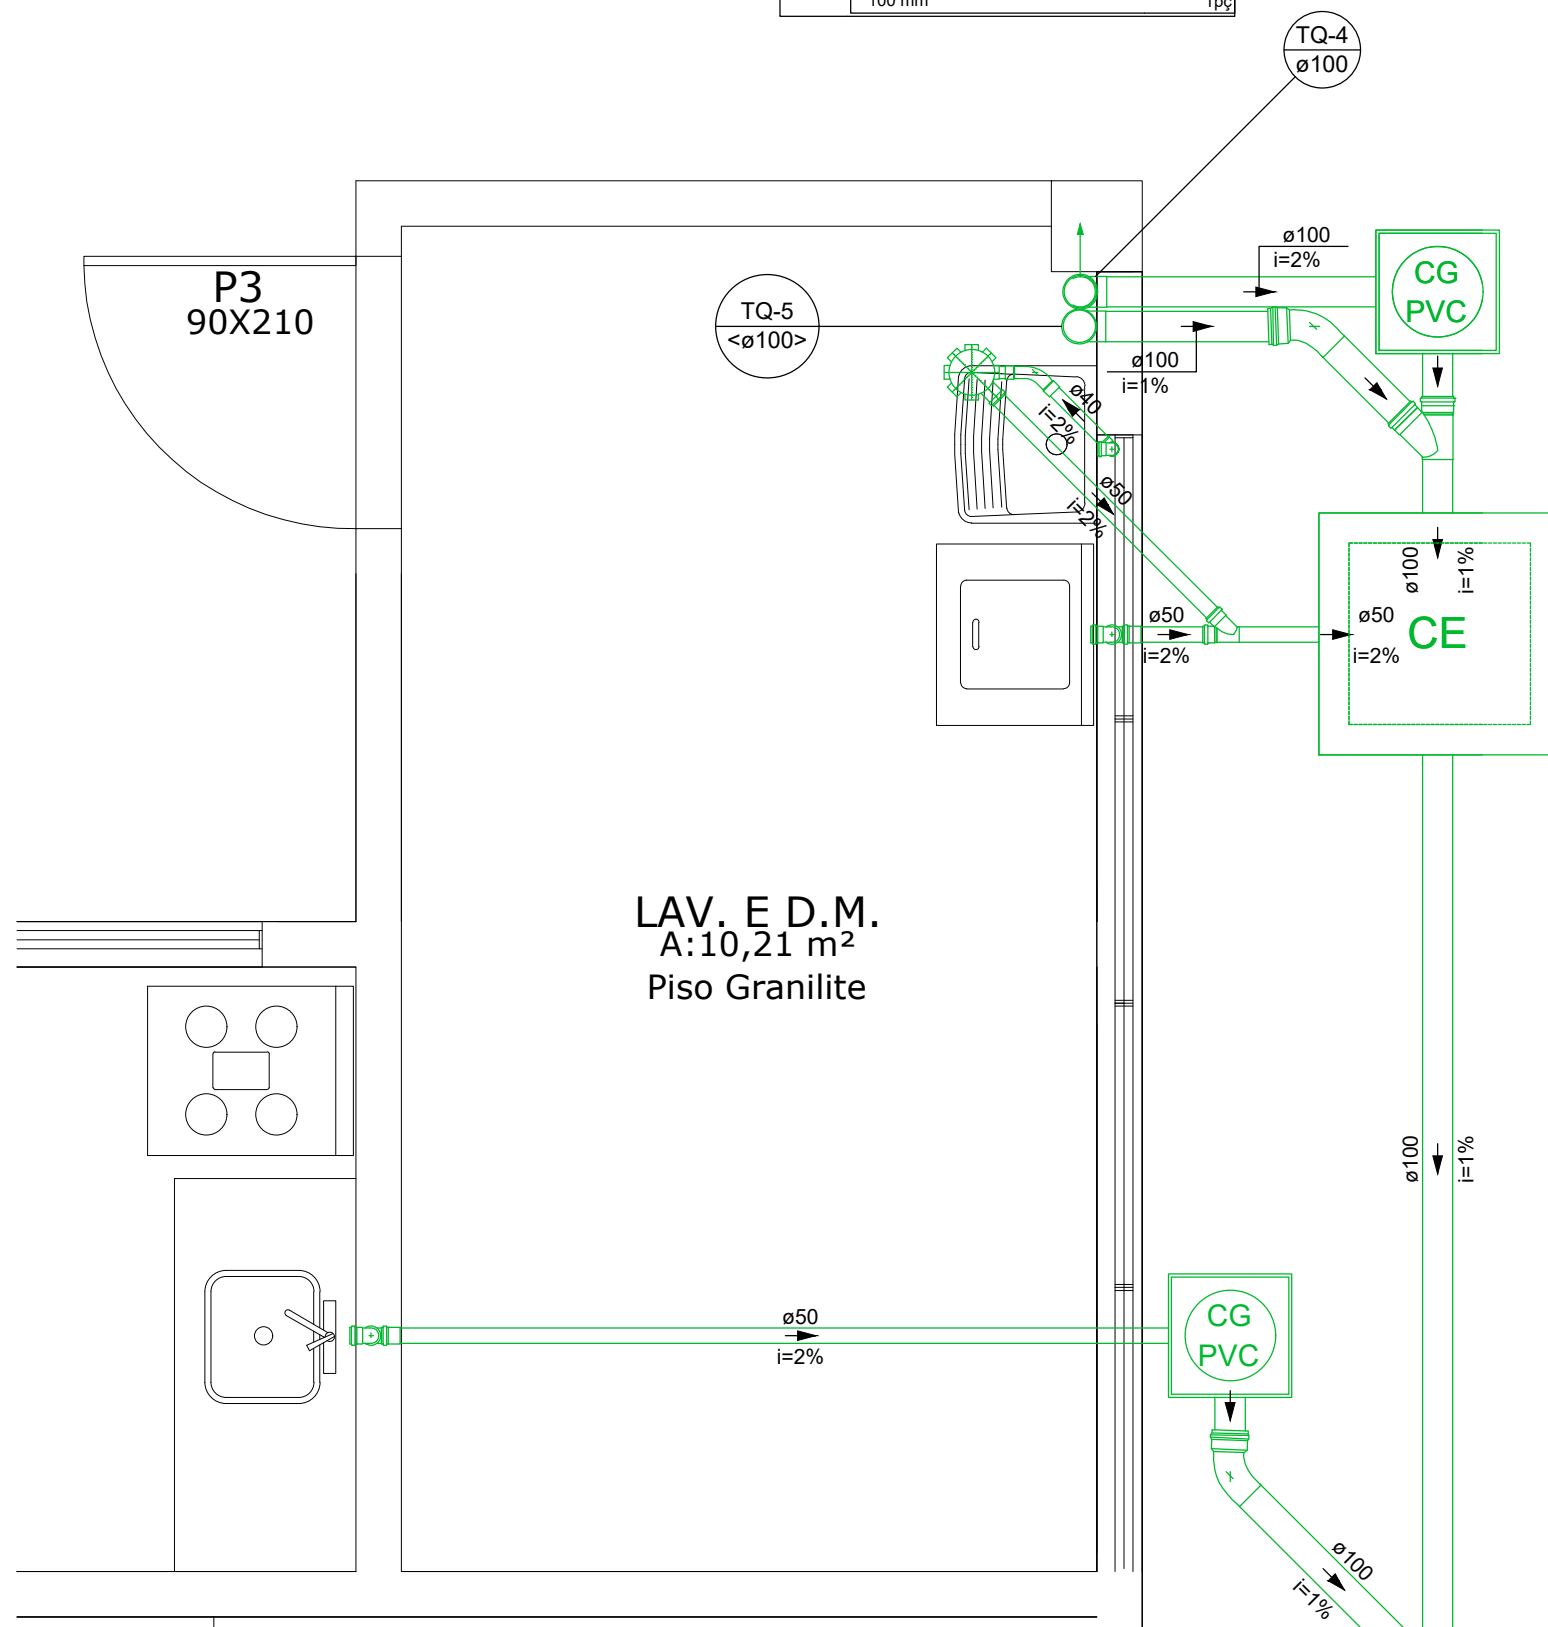

Detalhe S2
Escala 1:25

| Lista de Materiais | |
|---------------------------------------|--------|
| Esgoto | |
| Caixas de Passagem | |
| Caixa de gordura PVC | 2 pc |
| CG 30 cm | |
| Caixa de inspeção esgoto simples | 1 pc |
| CE- 60x60 cm | |
| PVC Acessórios | |
| Caixa sifonada | 1 pc |
| 150x150x50 | |
| Sifão de copo p/ pia e lavatório | 3 pc |
| 1" - 1.1/2" | |
| 1" - 2" | 1 pc |
| Sifão flexível c/ Adaptador | 1 pc |
| 1.1/2" - 1.1/2" | |
| Válvula p/ lavatório e tanque | 3 pc |
| 1" | |
| Válvula p/ pia | 1 pc |
| 1" | |
| Válvula p/ tanque | 1 pc |
| 1.1/2" | |
| PVC Esgoto | |
| Curva 45 curta Amanco | 2 pc |
| 100 mm | |
| Curva 45 longa Amanco | 2 pc |
| 40 mm | |
| Curva 90 curta | 2 pc |
| 100 mm | 4 pc |
| Joelho 90 | 4 pc |
| 50 mm | |
| Joelho 90 c/anel p/ esgoto secundário | 4 pc |
| 40 mm - 1.1/2" | |
| Junção simples | 1 pc |
| 100 mm - 100 mm | 1 pc |
| 50 mm - 50 mm | |
| Luva simples | 2 pc |
| 100 mm | |
| Tubo rígido c/ ponta lisa | 7.49 m |
| 100 mm - 4" | 4.08 m |
| 40 mm | 6.39 m |
| 50 mm - 2" | |
| Ventilação | |
| PVC Esgoto | |
| Curva 90 curta | 1 pc |
| 50 mm | |
| Tubo rígido c/ ponta lisa | 0.34 m |
| 50 mm - 2" | |

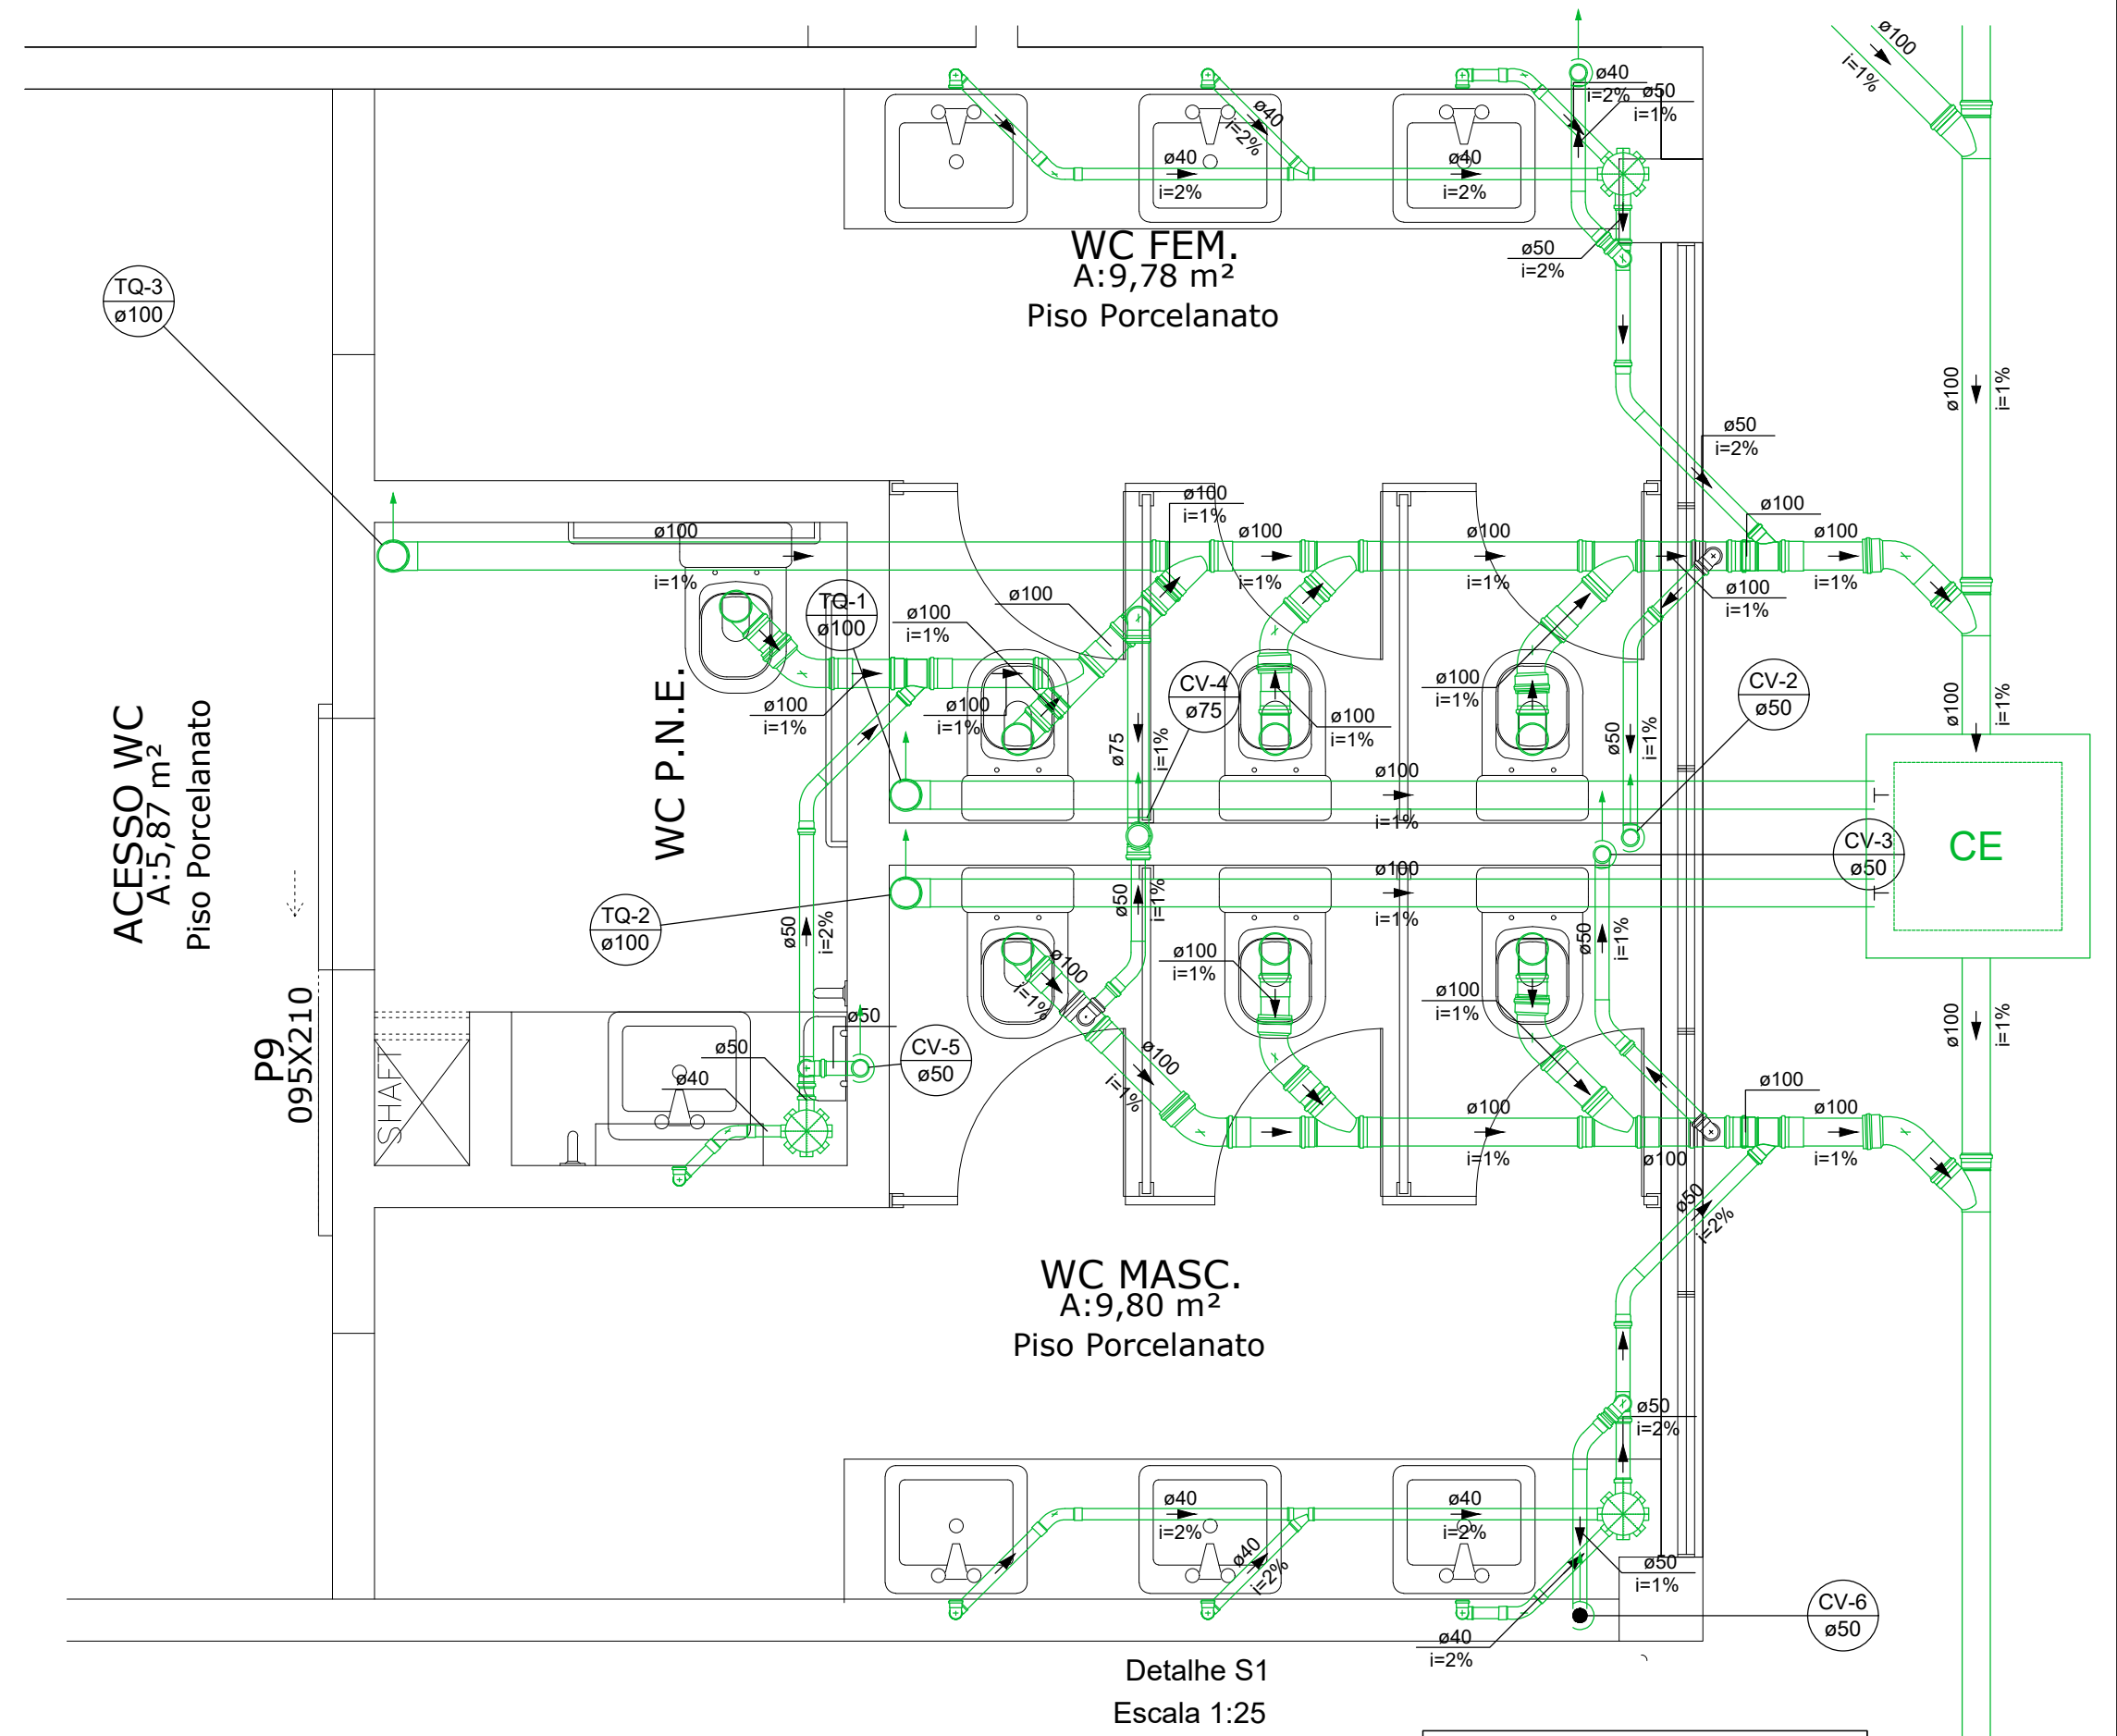

Detalhe S1
Escala 1:25

| Lista de Materiais | |
|---------------------------------------|---------|
| Esgoto | |
| Caixas de Passagem | |
| Caixa de inspeção esgoto simples | 1 pc |
| CE- 60x60 cm | |
| PVC Acessórios | |
| Caixa sifonada | 3 pc |
| 150x150x50 | |
| Sifão de copo p/ pia e lavatório | 7 pc |
| 1" - 1.1/2" | |
| Válvula p/ lavatório e tanque | 7 pc |
| 1" | |
| PVC Esgoto | |
| Curva 45 curta Amanco | 8 pc |
| 100 mm | |
| Curva 45 longa | 8 pc |
| 50 mm | |
| Curva 45 longa Amanco | 5 pc |
| 40 mm | |
| Curva 90 curta | 10 pc |
| 100 mm | 7 pc |
| 40 mm | |
| Joelho 90 | 10.94 m |
| 50 mm | 3.49 m |
| 75 mm | |
| Joelho 90 c/anel p/ esgoto secundário | 7 pc |
| 40 mm - 1.1/2" | |
| Junção simples | 3 pc |
| 100 mm - 50 mm | 9 pc |
| 40 mm x 40 mm | 2 pc |
| Luva simples | 26 pc |
| 100 mm | |
| Tubo rígido c/ ponta lisa | 35.21 m |
| 100 mm - 4" | |
| 40 mm | 10.94 m |
| 50 mm - 2" | 3.49 m |
| Tê sanitário | |
| 100 mm - 50 mm | 3 pc |
| 100 mm - 75 mm | 1 pc |
| 50 mm - 50 mm | 3 pc |
| Ventilação | |
| PVC Esgoto | |
| Curva 90 curta | 4 pc |
| 50 mm | |
| Tubo rígido c/ ponta lisa | 3.17 m |
| 50 mm - 2" | |
| 75 mm - 3" | 0.68 m |
| Tê sanitário | |
| 75 mm - 75 mm | 1 pc |

NOVA SEDE PREFEITURA MUNICIPAL DE
CONTENDA

PROPRIETÁRIO: ASSINATURA:

PREFEITURA MUNICIPAL DE
CONTENDA

REFERÊNCIA

PROJETO SANITÁRIO
PLANTA BAIXA PAVIMENTO TÉRREO
DETALHES

RESPONSÁVEL PROJETO: ASSINATURA: ESCALA: 1/75

ENG. FÁBIO JONES MORGENSTERN - CREA 155.413/D-PR DATA: 13/12/2019

RESPONSÁVEL TÉCNICO: ASSINATURA: ARQUIVO: HIDRO PRANCHA:

ENG. FÁBIO JONES MORGENSTERN - CREA 155.413/D-PR

01 /03